


Planta cobertura

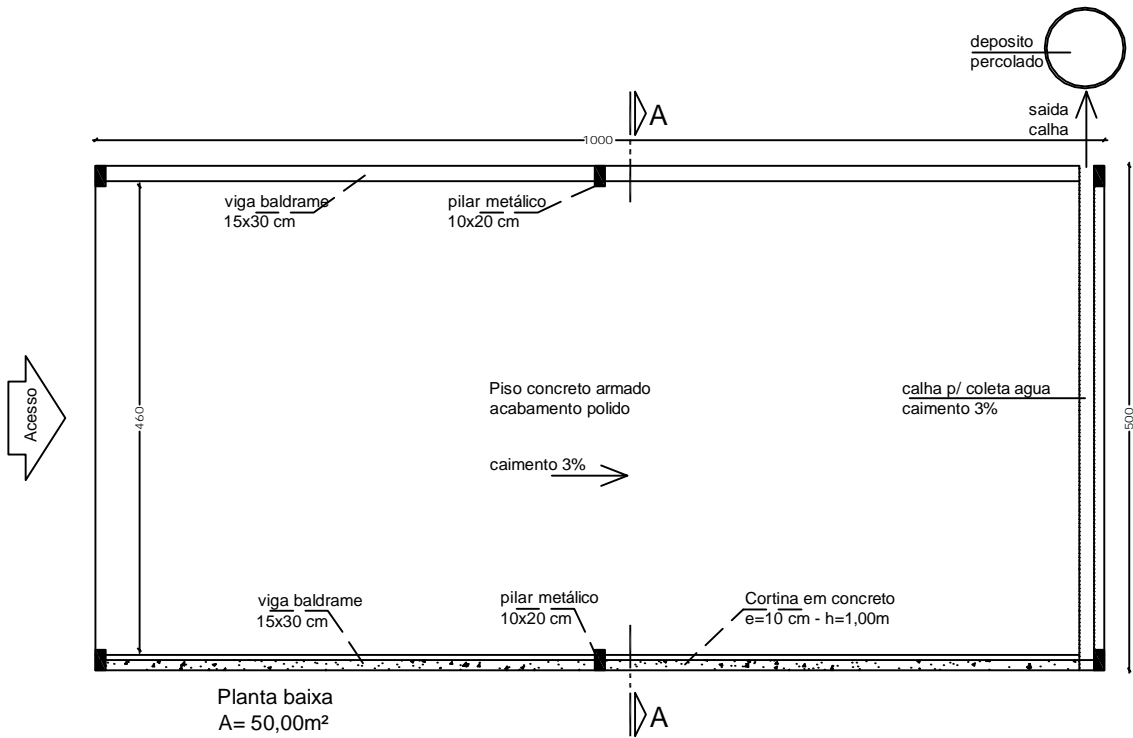

Planta baixa
A= 50,00m²



PREFEITURA MUNICIPAL DE CORONEL PILAR

Projeto: Cobertura estação transbordo	Elemento: Projetos
Endereço: Estação de transbordo	Área: 50,00 m ²
Resp. Técnico: Rogério Migotto - Eng. Civil-CREA-RS 114.112-D	Escala: 1/75
Av. 25 de Julho, 538 - F.: (54) 3435.1115-www.coronelpilar.rs.gov.br	Prancha: 01
	Data: Junho/2015